


亳州学院中医药学院 危险化学品存储间安全工程图

2025年02月

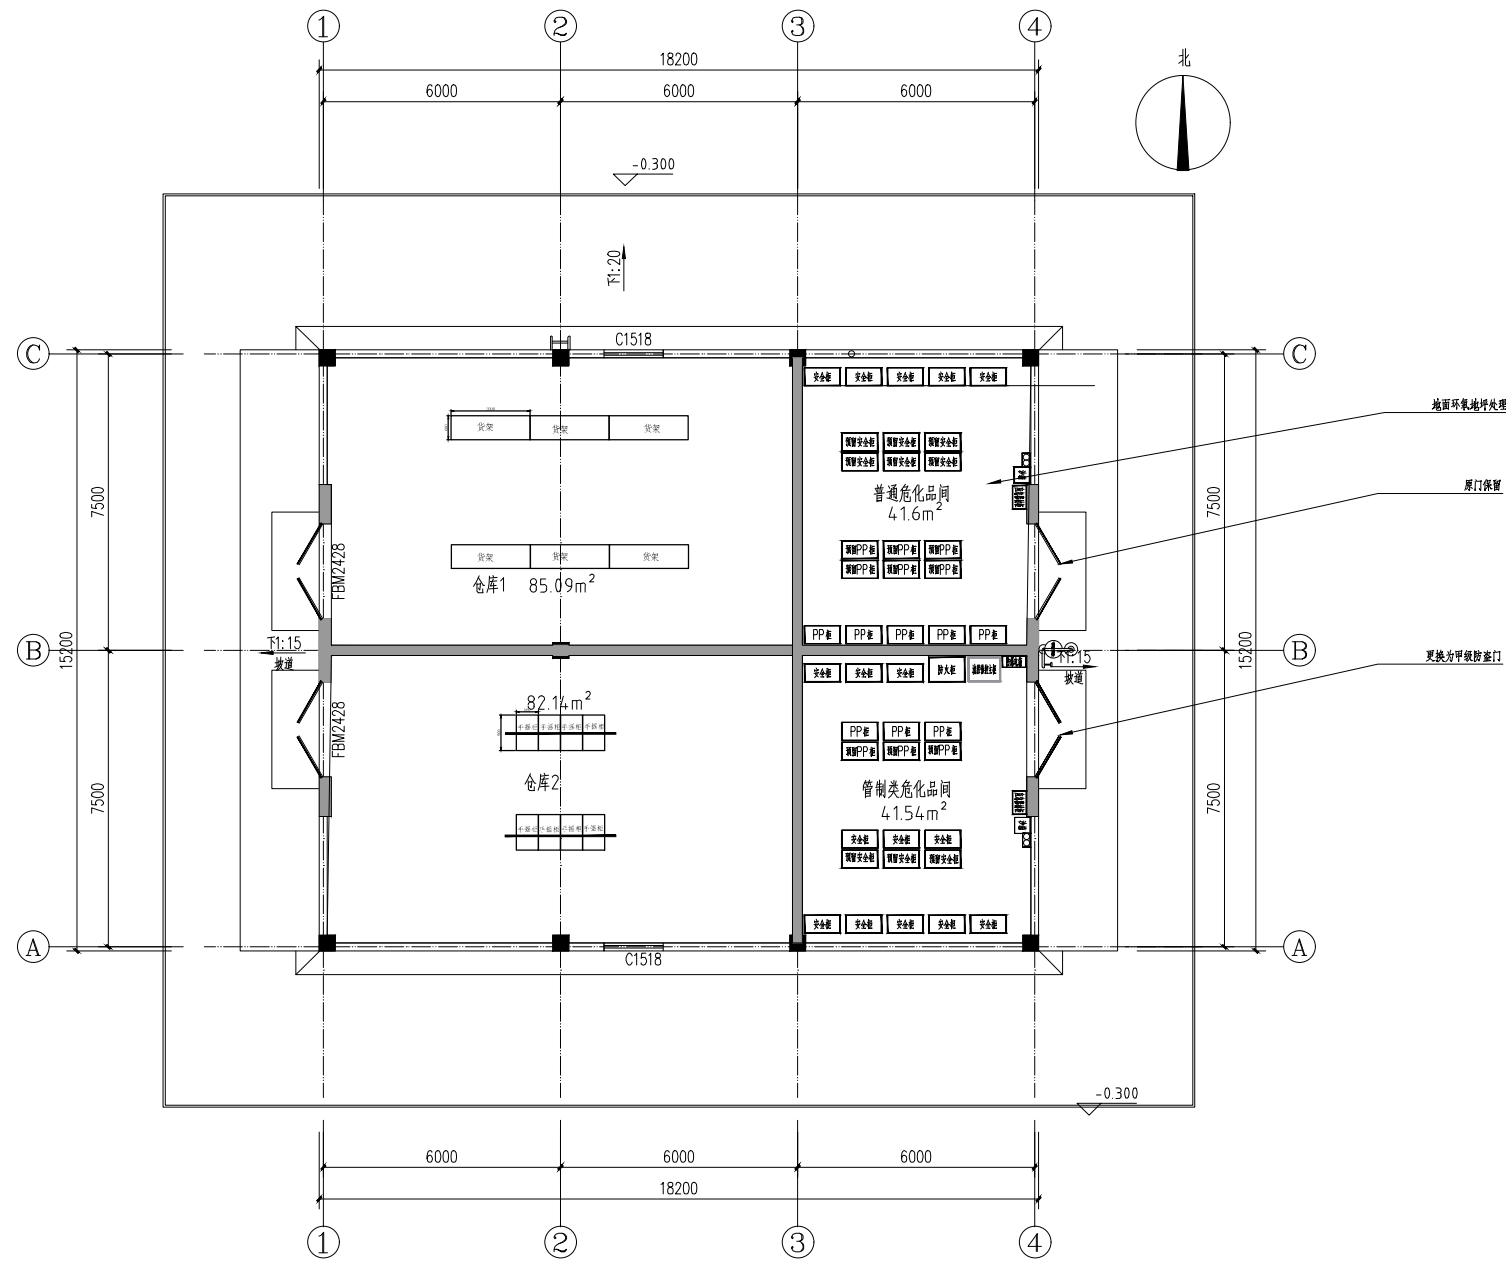

工艺布置图 1:150

所有设计，图纸及说明之版权全
属本公司所有。除非得本公司书
面同意，否则不得使用抄袭及复
制。所有尺寸需作实地检查复核
不可以图纸尺寸量度为准。

会签栏
Countersigned

建筑
Architecture

结构
Structure

给排水
Water

暖通
HVAC

电气
Electrical

弱电
Communication

工程名称
Engineering

亳州学院中医药学院

子项名称
Sub-engineering

危险化学品存储间

图名
Drawing Name

工艺布置图

设计
Designer

校对
Chkd

专业负责人
Chief

项目经理
PM

审核
Appr

审定
F. Appr

共张 第张
Pages Page of

版次 1.0.0
Rev. No.

日期 2025-02-14
Date

设计阶段
Design Phase

比例 1:150
Scale

专业 工艺
Profession

档案号
Doc No.

图号
Drawing No. 工艺-01