

	姓 名	签 名
项目负责人	李云平	
专业负责人	陈梅	
设 计	傅建平	

中华人民共和国一级注册建筑师

姓 名：李云平

注册号：3300098-003

有效期：至2026年04月

预留章

龙邦建设股份有限公司

建筑行业(建筑工程)甲级


注册证号: NO.A133000987

有效期至2028年12月22日

浙江省住房和城乡建设厅监制

审图章

竣工章

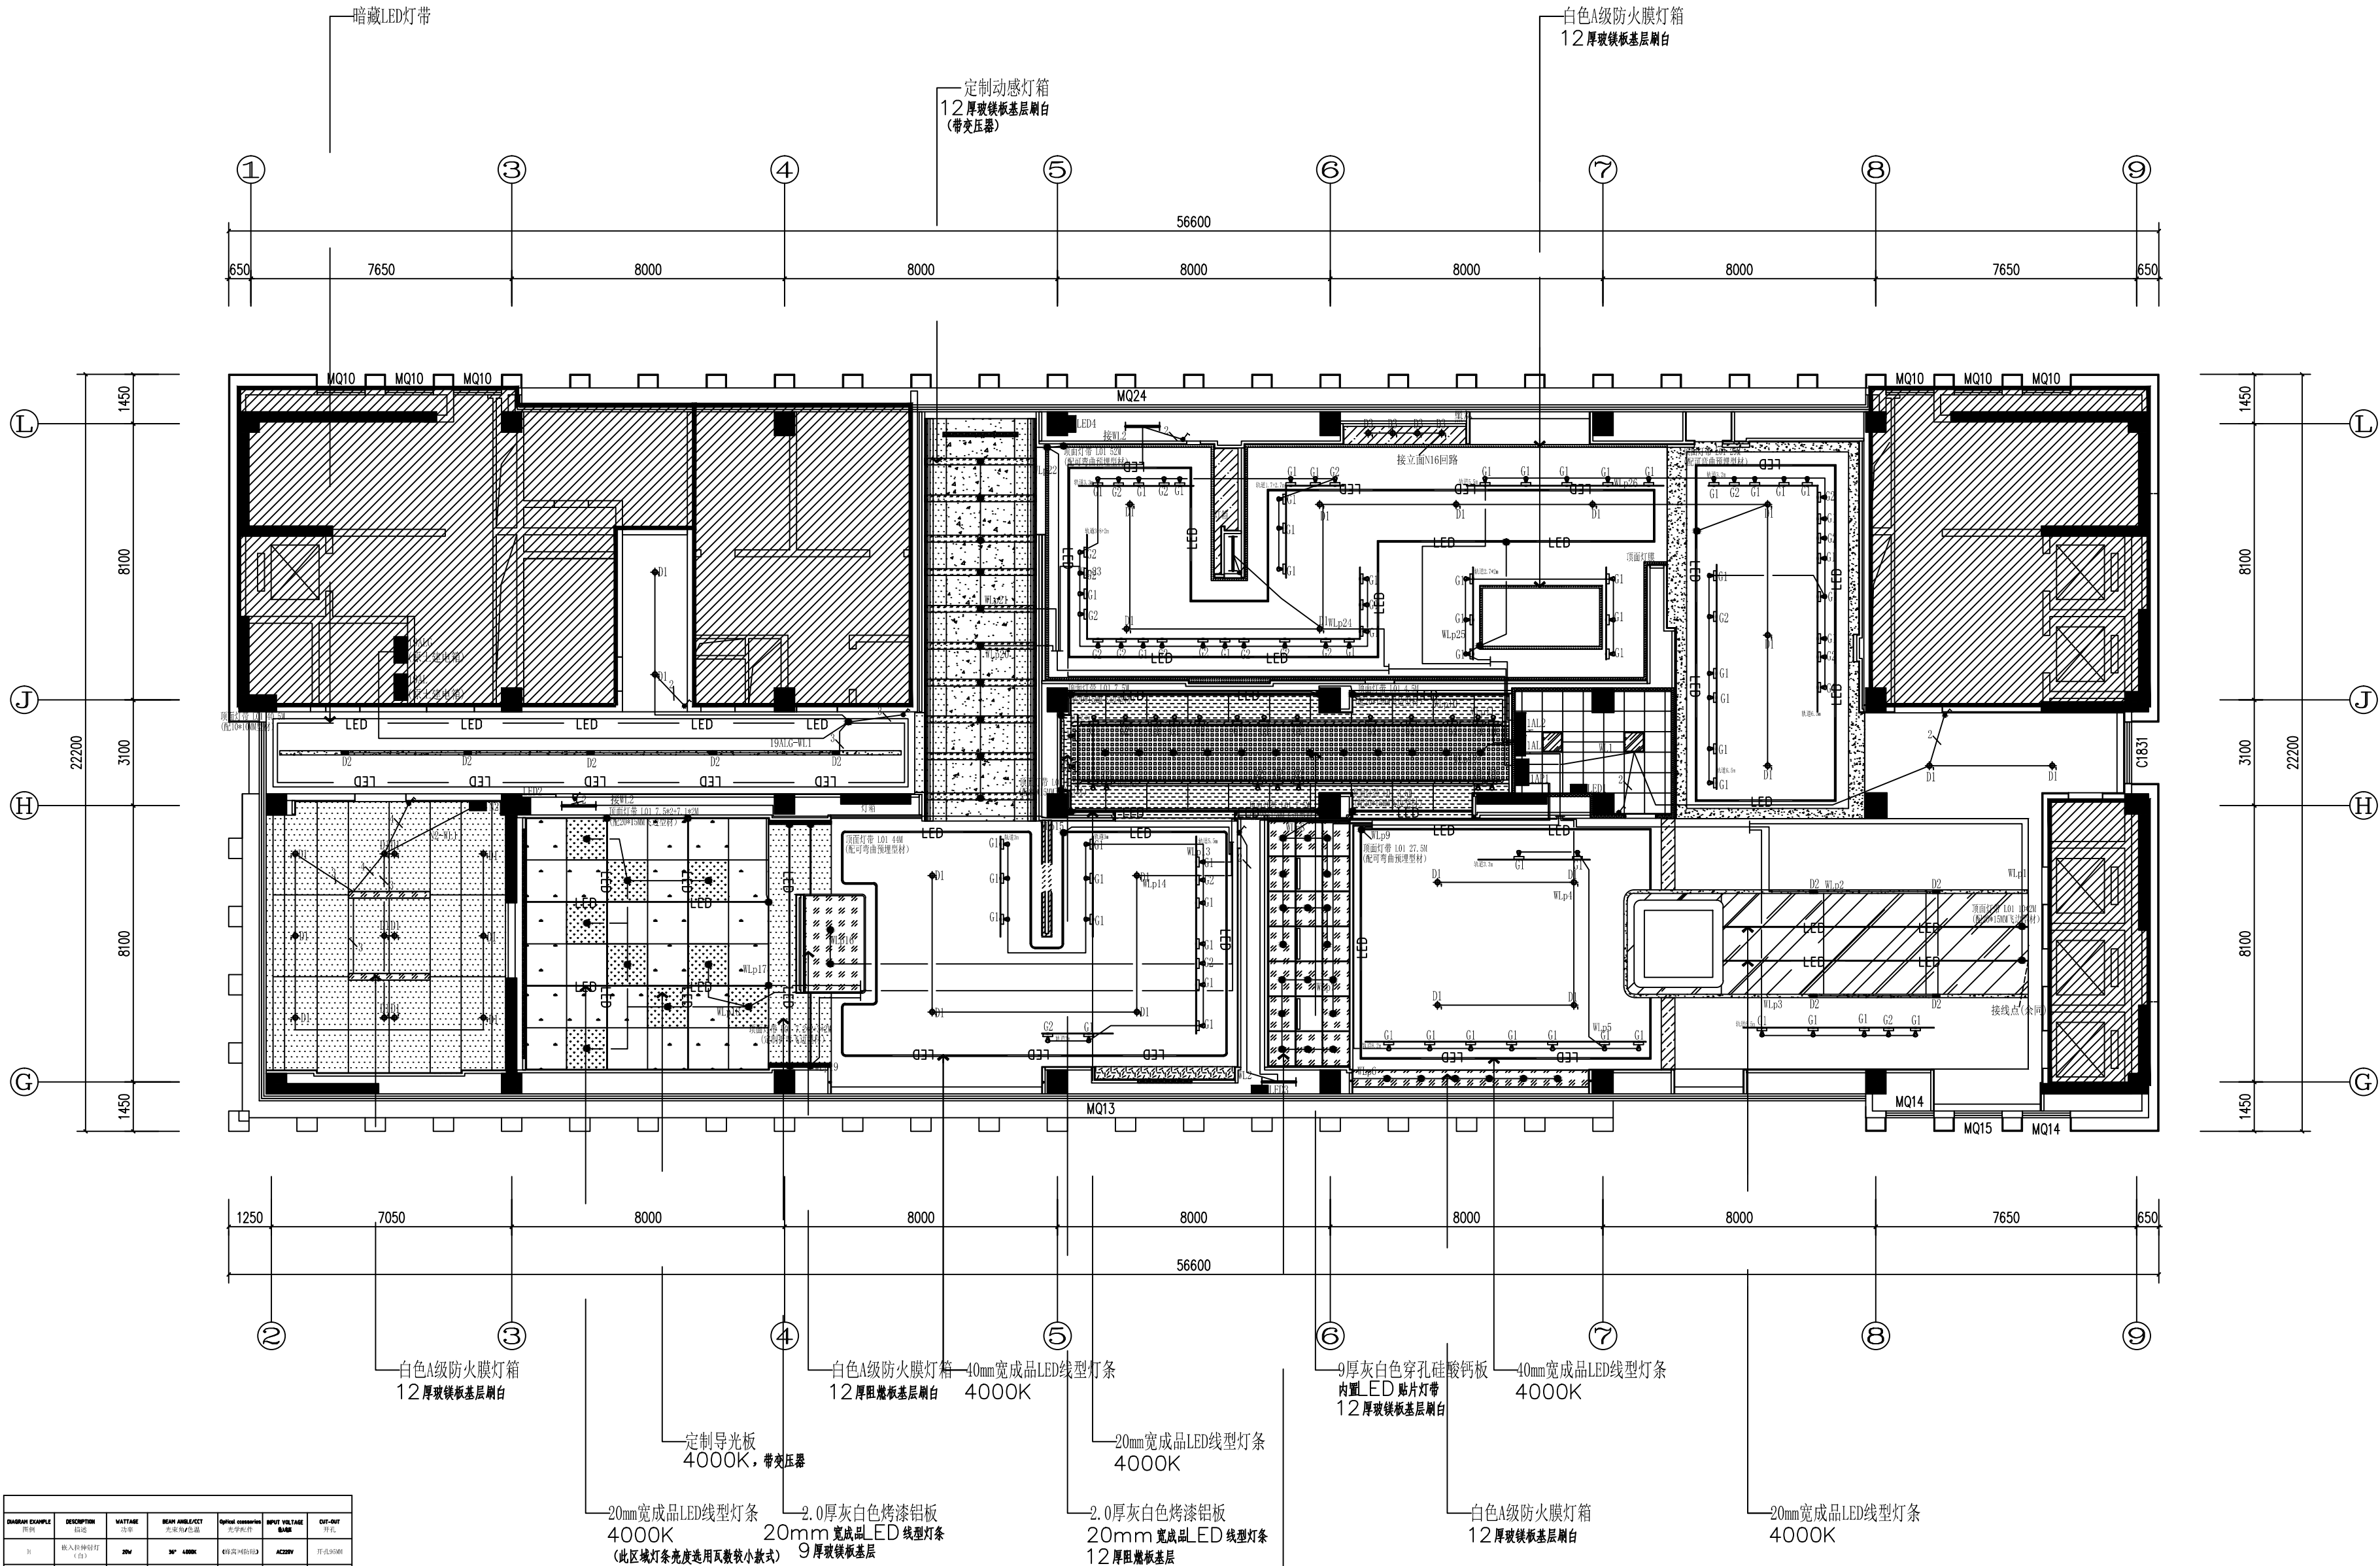

灯具名称	描述	功率	光束角	光通量	色温	安装方式	备注
1. 嵌入式筒灯	3W	36°	140lm	400lm	4000K	AC220V	用于走廊、楼梯间
2. 嵌入式筒灯	3W	36°	140lm	400lm	4000K	AC220V	用于走廊、楼梯间
3. 嵌入式筒灯	3W	36°	140lm	400lm	4000K	AC220V	用于走廊、楼梯间
4. 嵌入式筒灯	3W	36°	140lm	400lm	4000K	AC220V	用于走廊、楼梯间
5. 嵌入式筒灯	3W	36°	140lm	400lm	4000K	AC220V	用于走廊、楼梯间
6. 嵌入式筒灯	3W	36°	140lm	400lm	4000K	AC220V	用于走廊、楼梯间
7. 嵌入式筒灯	3W	36°	140lm	400lm	4000K	AC220V	用于走廊、楼梯间
8. 嵌入式筒灯	3W	36°	140lm	400lm	4000K	AC220V	用于走廊、楼梯间
9. 嵌入式筒灯	3W	36°	140lm	400lm	4000K	AC220V	用于走廊、楼梯间
10. 嵌入式筒灯	3W	36°	140lm	400lm	4000K	AC220V	用于走廊、楼梯间

注：本层设计改造区域，成品LED灯条（20宽、40宽）、防火膜灯箱、导光板等色温4000K；

类别	签名	企业公众号
建筑		
结构		
给排水		
电气		
暖通		

备注栏

设计单位



龙邦建设股份有限公司

地址：杭州市江干区凤起东路203号中豪五福天地商业中心2幢18楼

电话：057188057588

建筑行业（建筑工程）甲级

证书编号：A133000987 甲级

合作设计单位

建设单位

工程名称

安徽工业经济职业技术学院学术交流中心-安徽工业经济职业技术学院产教融合中心-安徽省高分辨率对地观测系统科技中心、安徽省深地钻探工程研究中心科技中心深化设计

子项名称	实 名	签 名
类 别	魏东	
审 定	陈梅	
审 核	李云平	
项目负责	陈梅	
专业负责	陈梅	
校 对	闫涛金	
设 计	傅建平	
制 图	傅建平	

十九层照明电气图

图号	19F-QS-03	修改版次	
比例	1:140	工程编号	LB-SJ2020571612
日期	2025. 09	未盖技术出图章本图纸无效	