



	姓 名	签 名
项目负责人	李云平	李云平
专业负责人	陈梅	陈梅
设 计	傅建平	傅建平
中华人民共和国一级注册建筑师		
姓 名：李云平		
注册号：3300098-003		
有效期：至2026年04月		
预盖章		
龙邦建设股份有限公司		
建设行业（建筑工程）甲级：★NO:A133000987		
浙江省住房和城乡建设厅监制		
审图章		
竣工章		

1AP1
综合配电箱:XL-21
落地安装

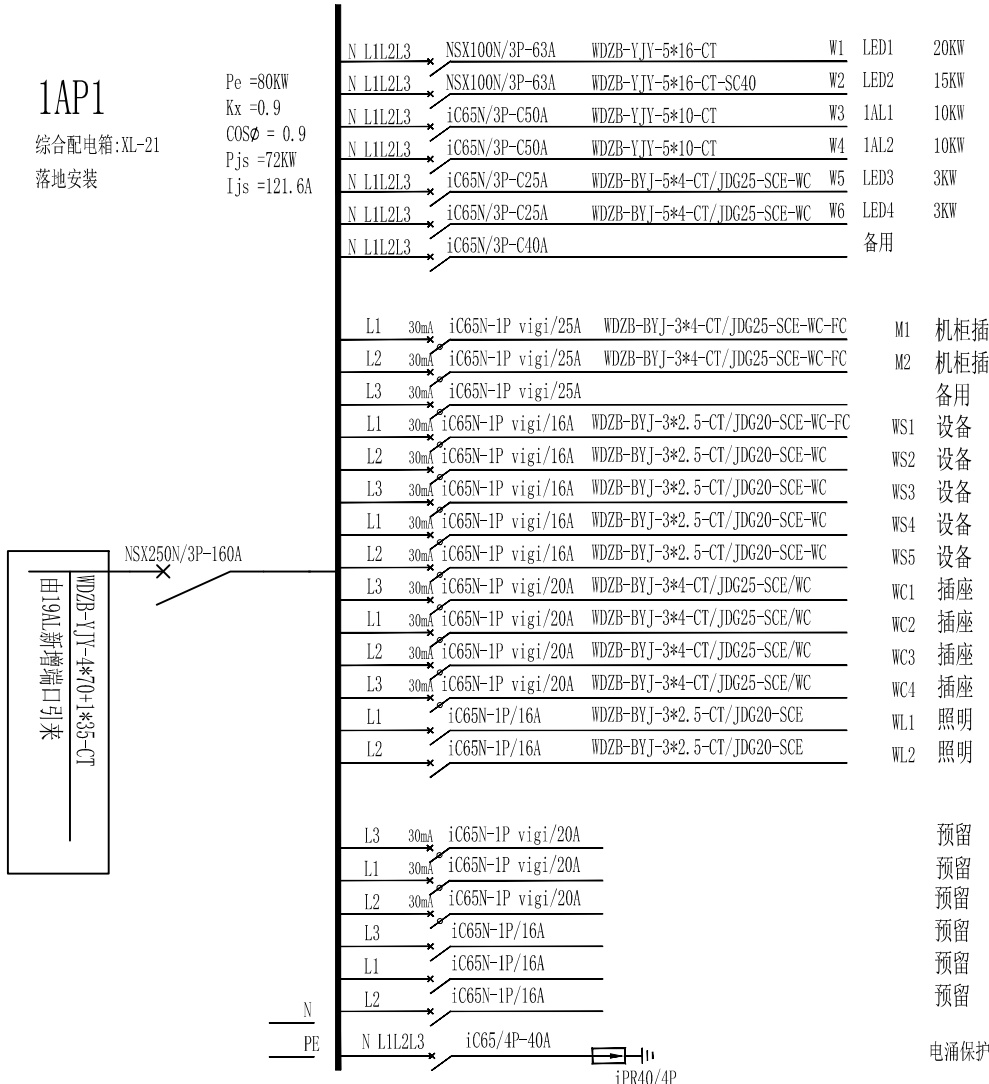


1AL1

照明控制箱
壁挂安装

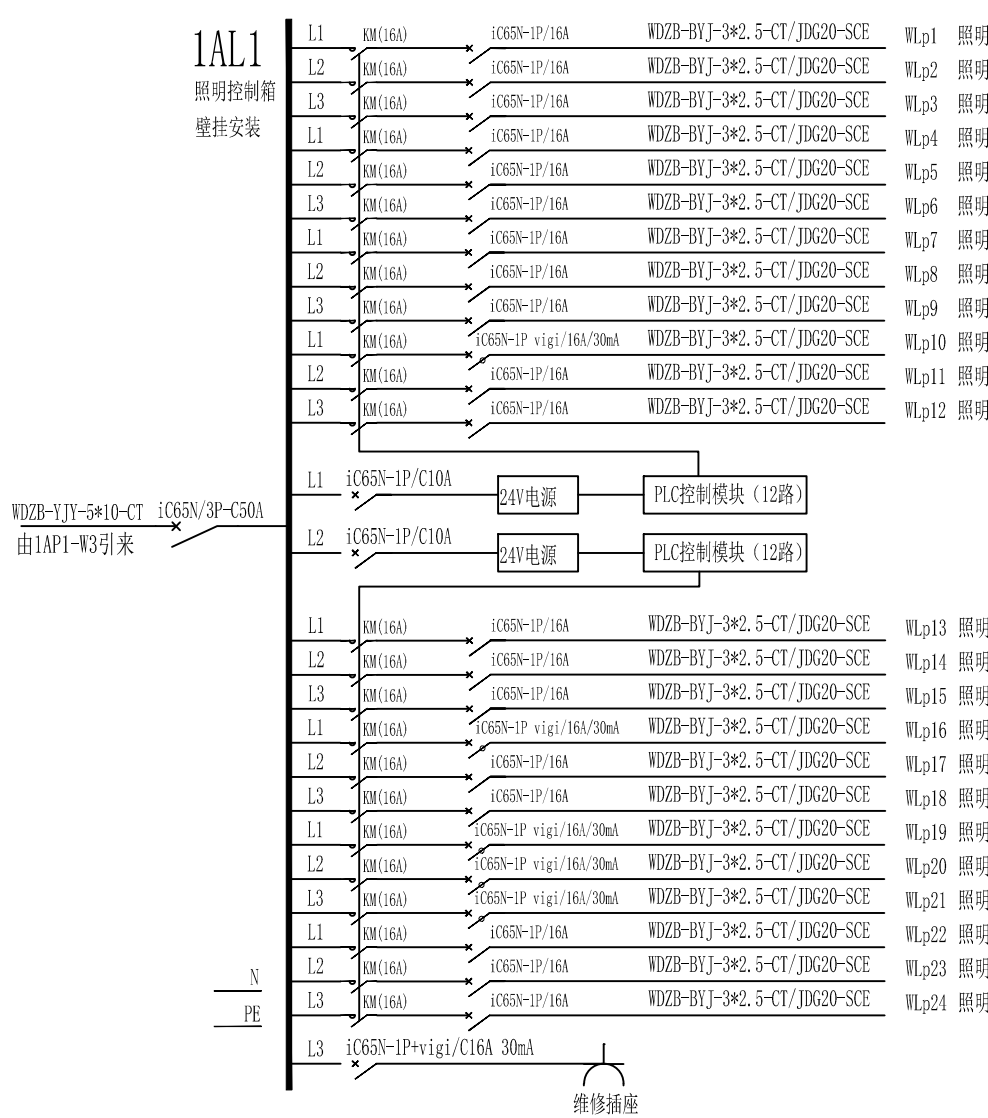

1AL2

照明控制箱
壁挂安装

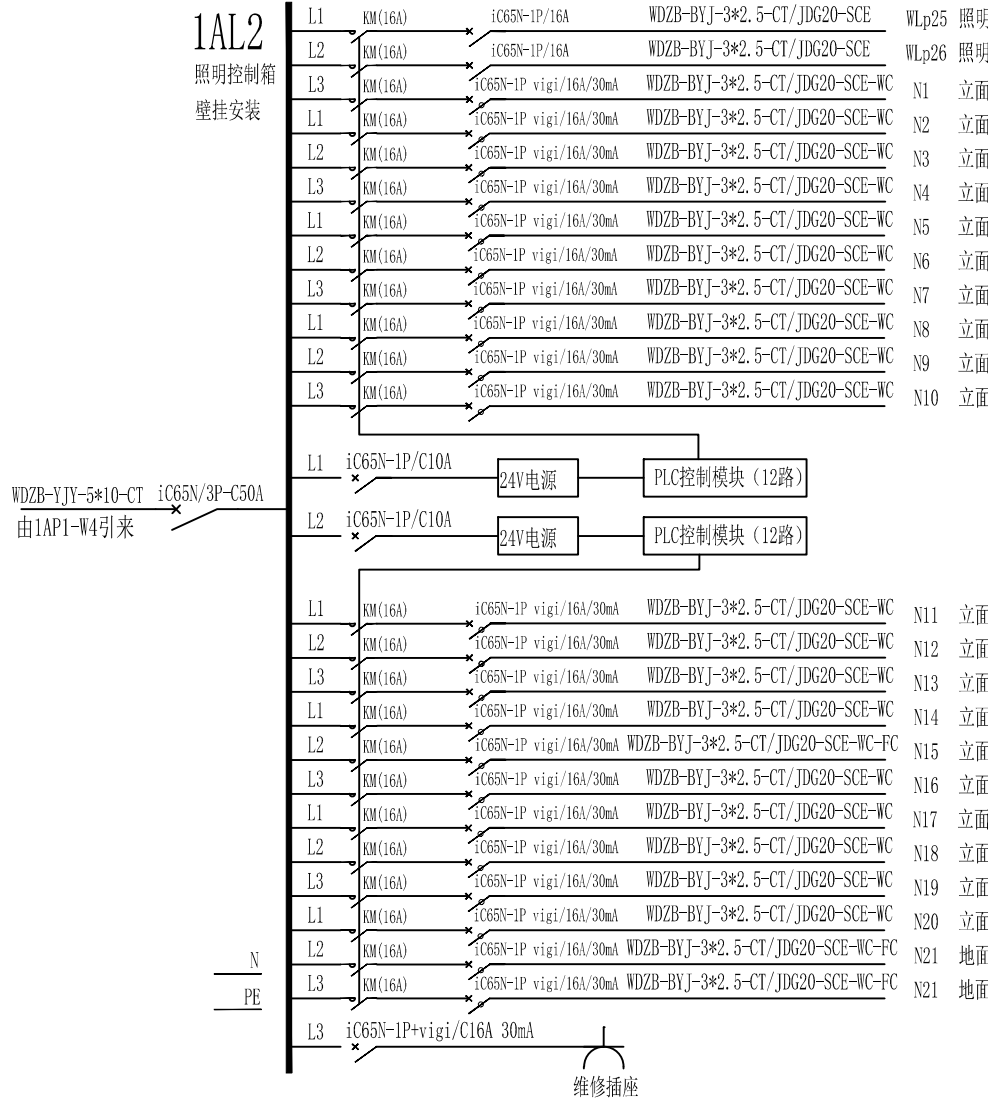




本电箱由LED厂家提供

本电箱由LED厂家提供

本电箱由LED厂家提供

本电箱由LED厂家提供

N2
P2-30电箱: 非标定制
壁挂安装

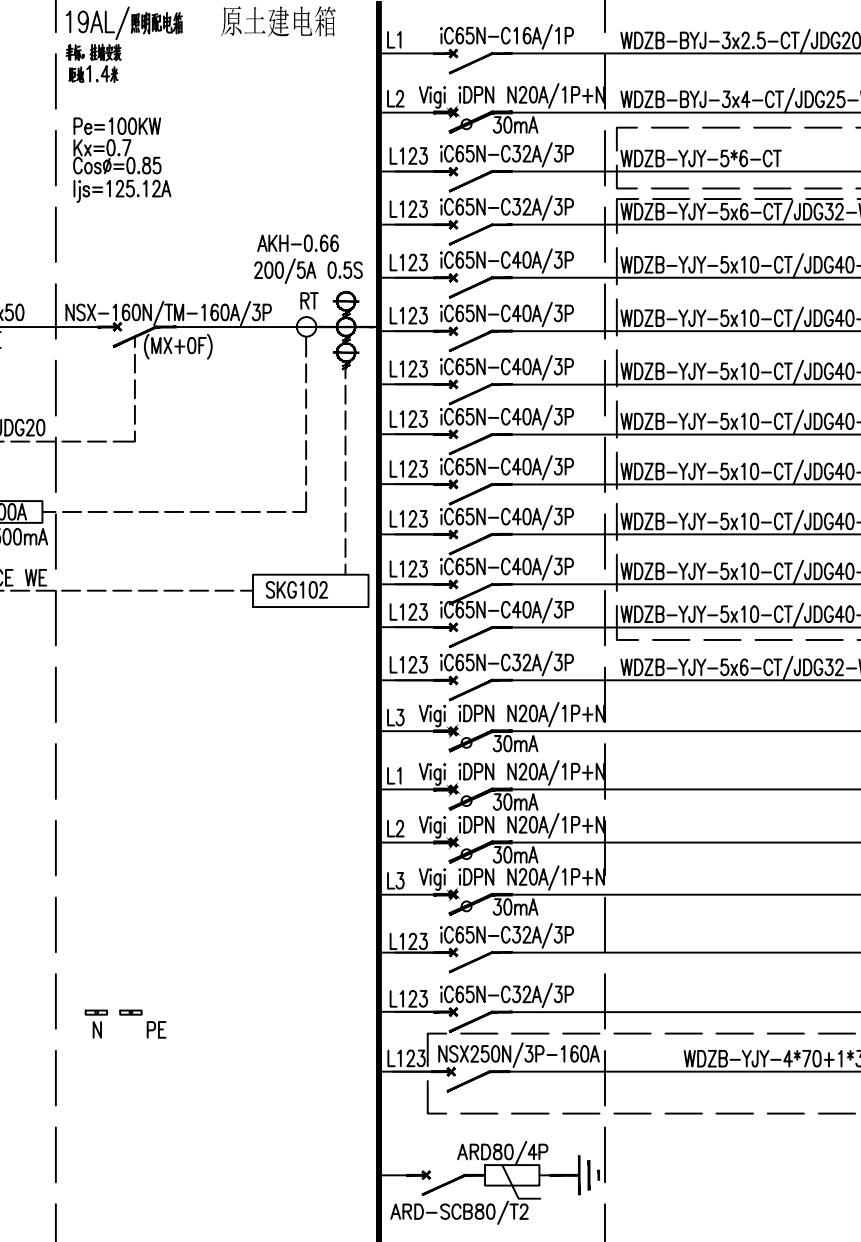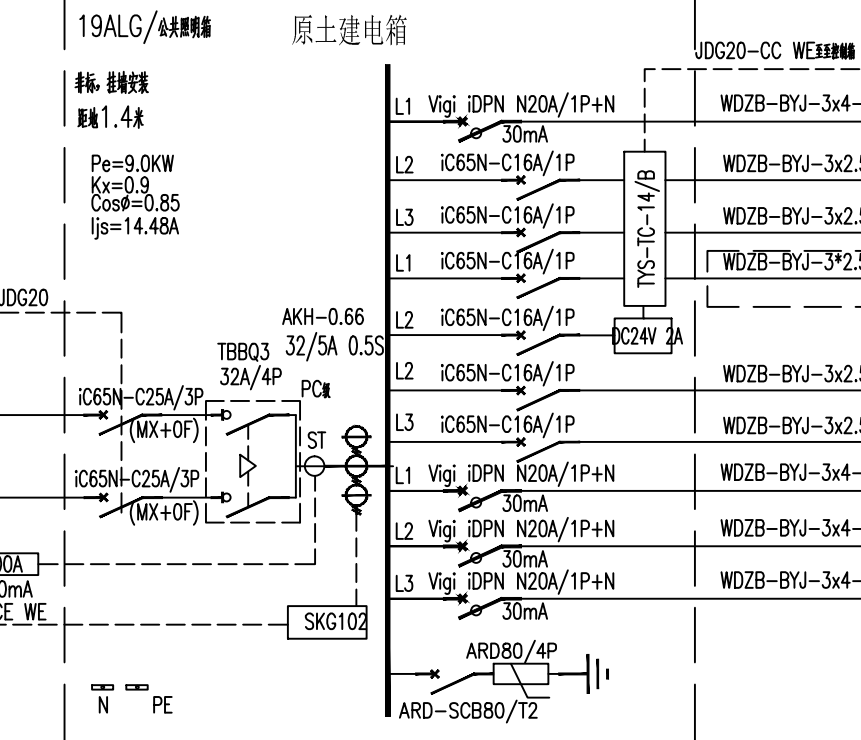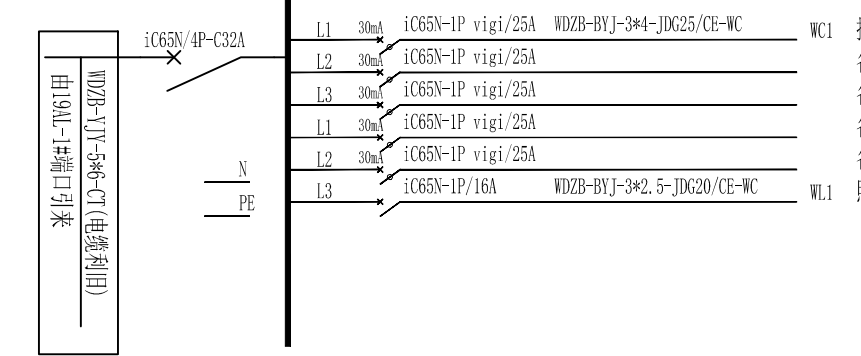

类别	签名	企业公众号
建筑		
结构		
给排水		
电气		
暖通		

备注栏

设计单位

龙邦建设股份有限公司

地址: 杭州市江干区凤起东路203号中豪五福天地商业中心2幢18楼
电话: 05718057588
建筑行业（建筑工程）甲级

证书编号： A133000987 甲级		
合作设计单位		
建设单位		
工程名称 安徽工业经济职业技术学院学术交流中心- 安徽工业经济职业技术学院产教融合中心- 安徽省高分辨率对地观测系统科技中心、 安徽省深地钻探工程研究中心科技中心 深化设计		
子项名称		
类 别	实 名	签 名
审 定	魏东	魏东
审 核	陈梅	陈梅
项目负责	李云平	李云平
专业负责	陈梅	陈梅
校 对	闫涛金	闫涛金
设 计	傅建平	傅建平
制 图	傅建平	傅建平
图 纸 名 称	十九层电气系统图	
图号	19F-QS-07	修改版次
比例	1:140	工程编号 LB-SJ2025071612
日期	2025. 09	未盖技术出图章本图纸无效