



	姓名	签名
项目负责人	李云平	
专业负责人	陈梅	
设计	傅建平	
注册(执业)章		
中华人民共和国一级注册建筑师		
姓名：李云平		
注册号：3300098-003		
有效期：至2026年04月		
预盖章		
注册章		
龙邦建设股份有限公司		
建筑行业(建筑工程)甲级; 建筑装饰工程设计专项甲级; 城乡规划工程设计专项甲级 ★NO:A133000987 (有效期至2028年12月28日) (C1)		
浙江省住房和城乡建设厅监制		
审图章		
竣工章		

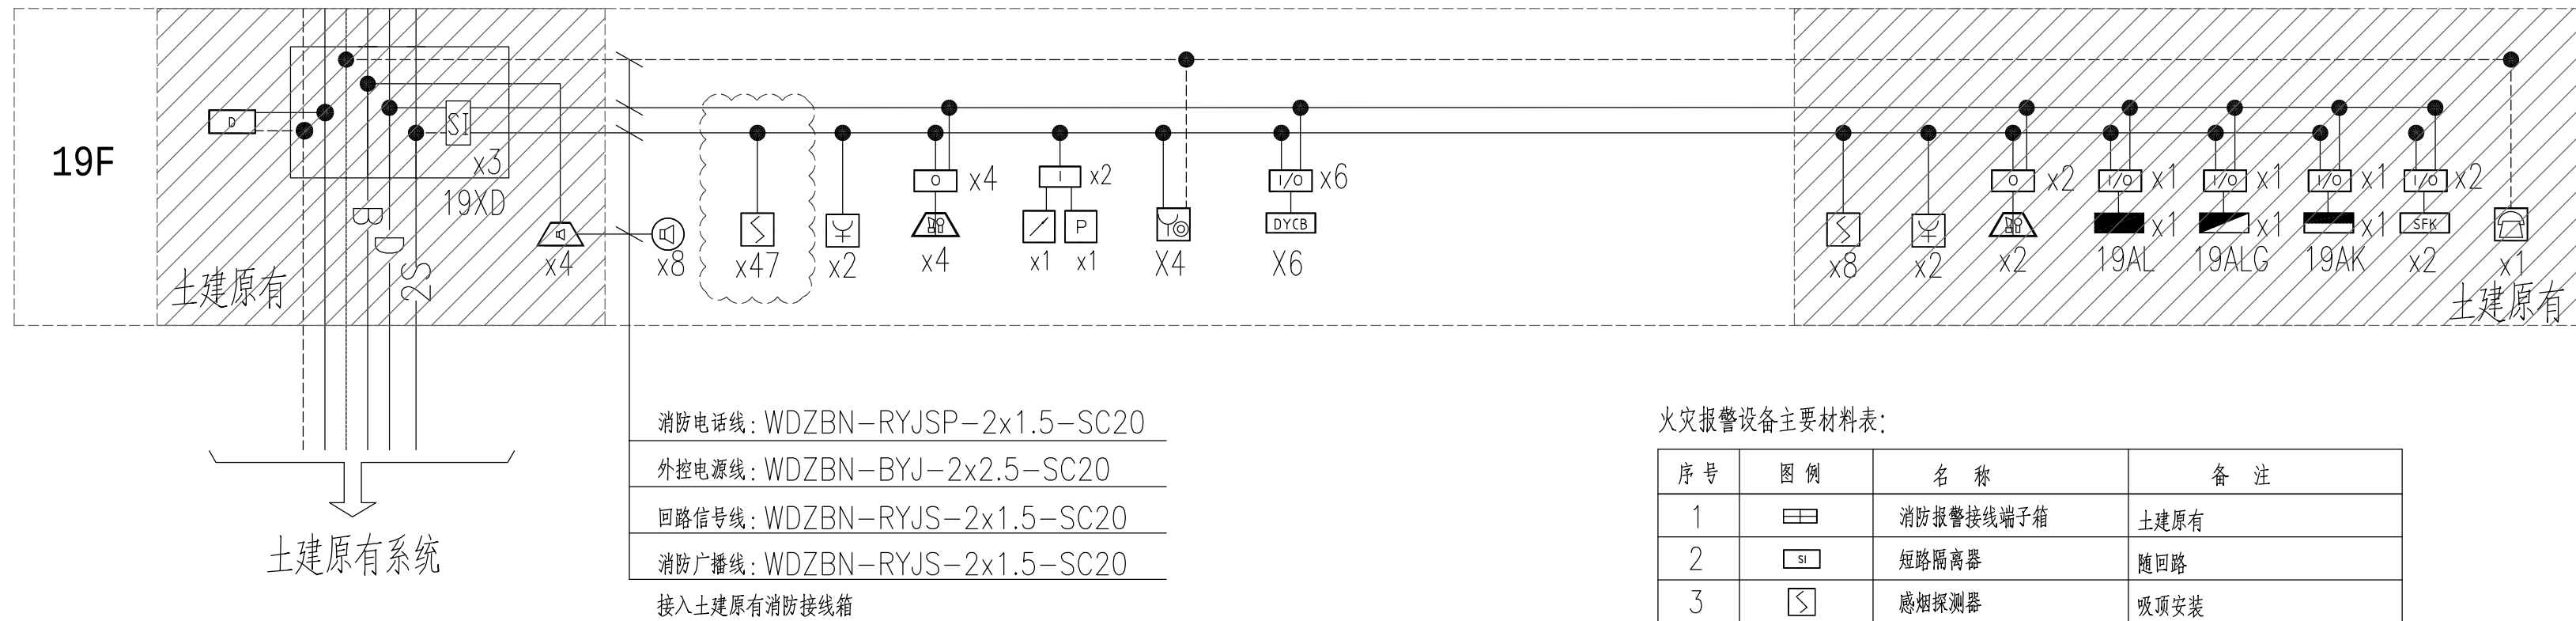


火灾自动报警系统图

火灾报警设备主要材料表:

序号	图例	名称	备注
1		消防报警接线端子箱	土建原有
2		短路隔离器	随回路
3		感烟探测器	吸顶安装
4		感温探测器	吸顶安装
5		手动报警按钮	底边距地1.5m挂墙明装
6		声光报警器	底边距地2.3m挂墙明装
7		火灾显示盘	底边距地1.5m挂墙明装
8		消火栓按钮	消火栓箱内安装
9		信号阀	详见给排水专业图纸
10		水流指示器	详见给排水专业图纸
11		输入模块	详见火灾报警系统图
12		输入输出模块	详见火灾报警系统图
13		消防广播(3W)	嵌入式安装
14		电动挡烟垂壁控制箱	详见暖通专业图纸
15	 280℃	常闭防烟阀	详见暖通专业图纸
16	 280℃	常开排烟阀	详见暖通专业图纸
17		排烟风机控制箱	

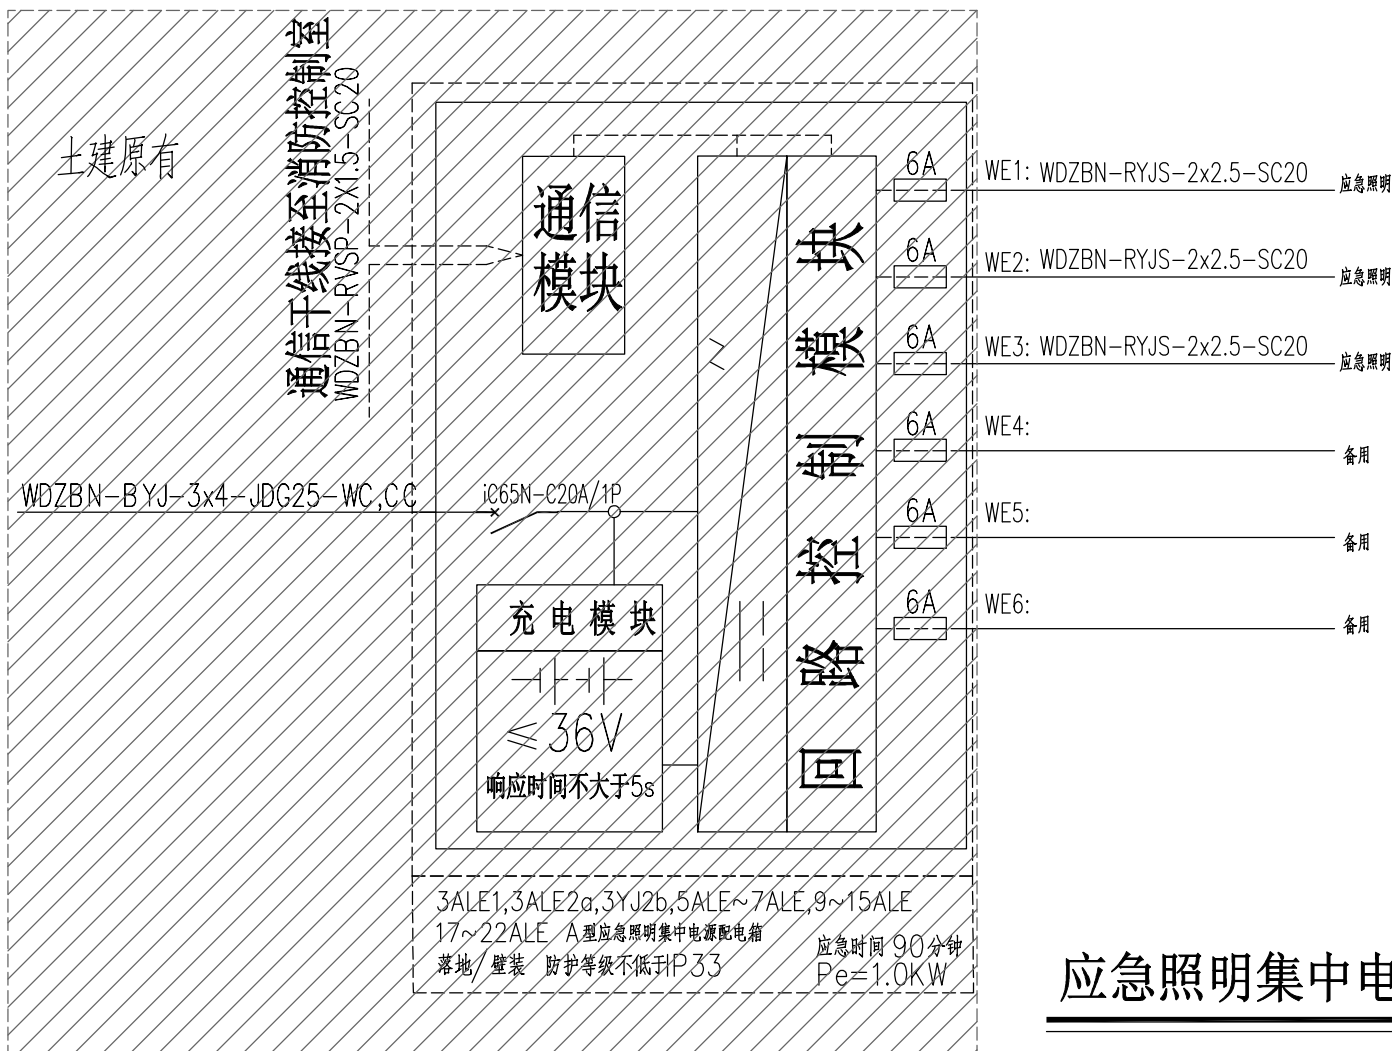

应急照明集中电源系统图

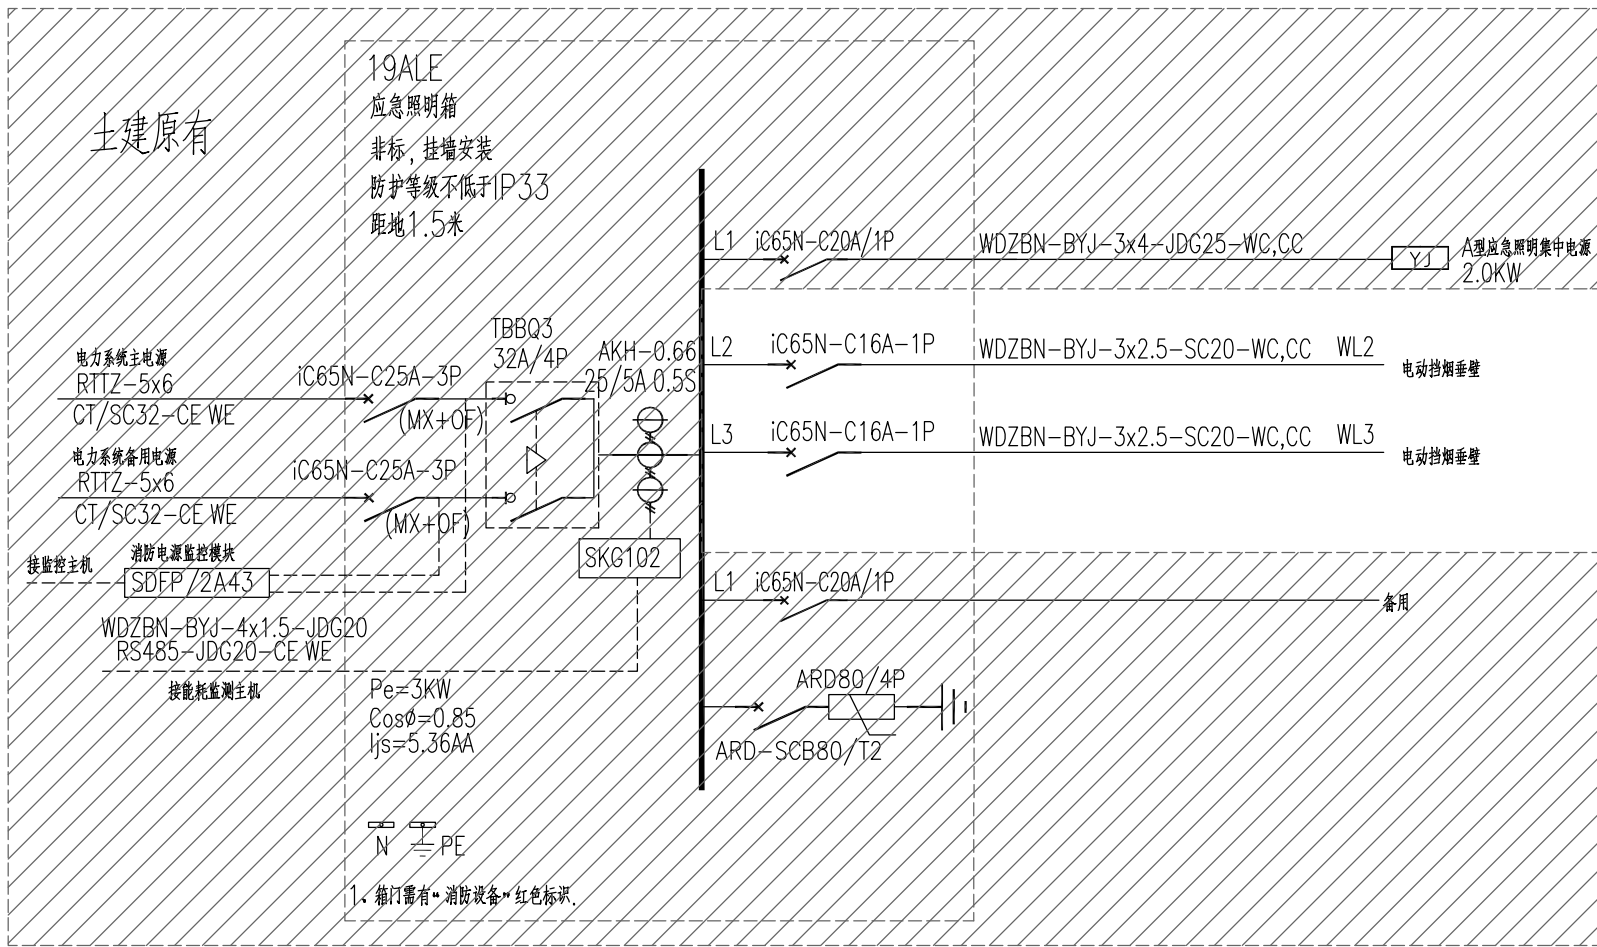

会 签 栏	类 别	签 名	企业公众号
	建 筑		
	结 构		
	给排水		
	电 气		
	暖 通		

备 注 栏

[illegible]

设计单位



龙邦建设股份有限公司

地址：杭州市江干区凤起东路203号中豪五福天地商业中心2幢18楼
电话：057188057588
建筑行业（建筑工程）甲级

证书编号: A133000987 甲级

合作设计单位

建设单位

工程名称
安徽工业经济职业技术学院学术交流中心-
安徽工业经济职业技术学院产教融合中心-
安徽省高分辨率对地观测系统科技中心、
安徽省深地钻探工程研究中心科技中心
深化设计

子项名称		
类 别	实 名	签 名
审 定	魏东	魏东
审 核	陈梅	陈梅
项目负责	李云平	李云平
专业负责	陈梅	陈梅
校 对	闫涛金	闫涛金
设 计	傅建平	傅建平
制 图	傅建平	傅建平

图 纸 名 称	火灾自动报警系统说明 应急照明集中电源系统图		
	图号	DSX-03a	修改版次
	比例	1:140	工程编号
	日期	2026.01	未盖技术出图章本图纸无效