

姓名

签名

项目负责人 李云平

专业负责人 叶森斌

设计 叶森斌


注册(执业)章
中华人民共和国一级注册建筑师
姓名: 李云平
注册号: 3300098-003
有效期至: 至2026年04月

预留章


出图章
龙邦建设股份有限公司
建筑行业(建筑工程)甲级
注册建筑师专章
★NO:A133000987
(有效期至2028年12月22日)
浙江省住房和城乡建设厅监制

审图章


竣工章

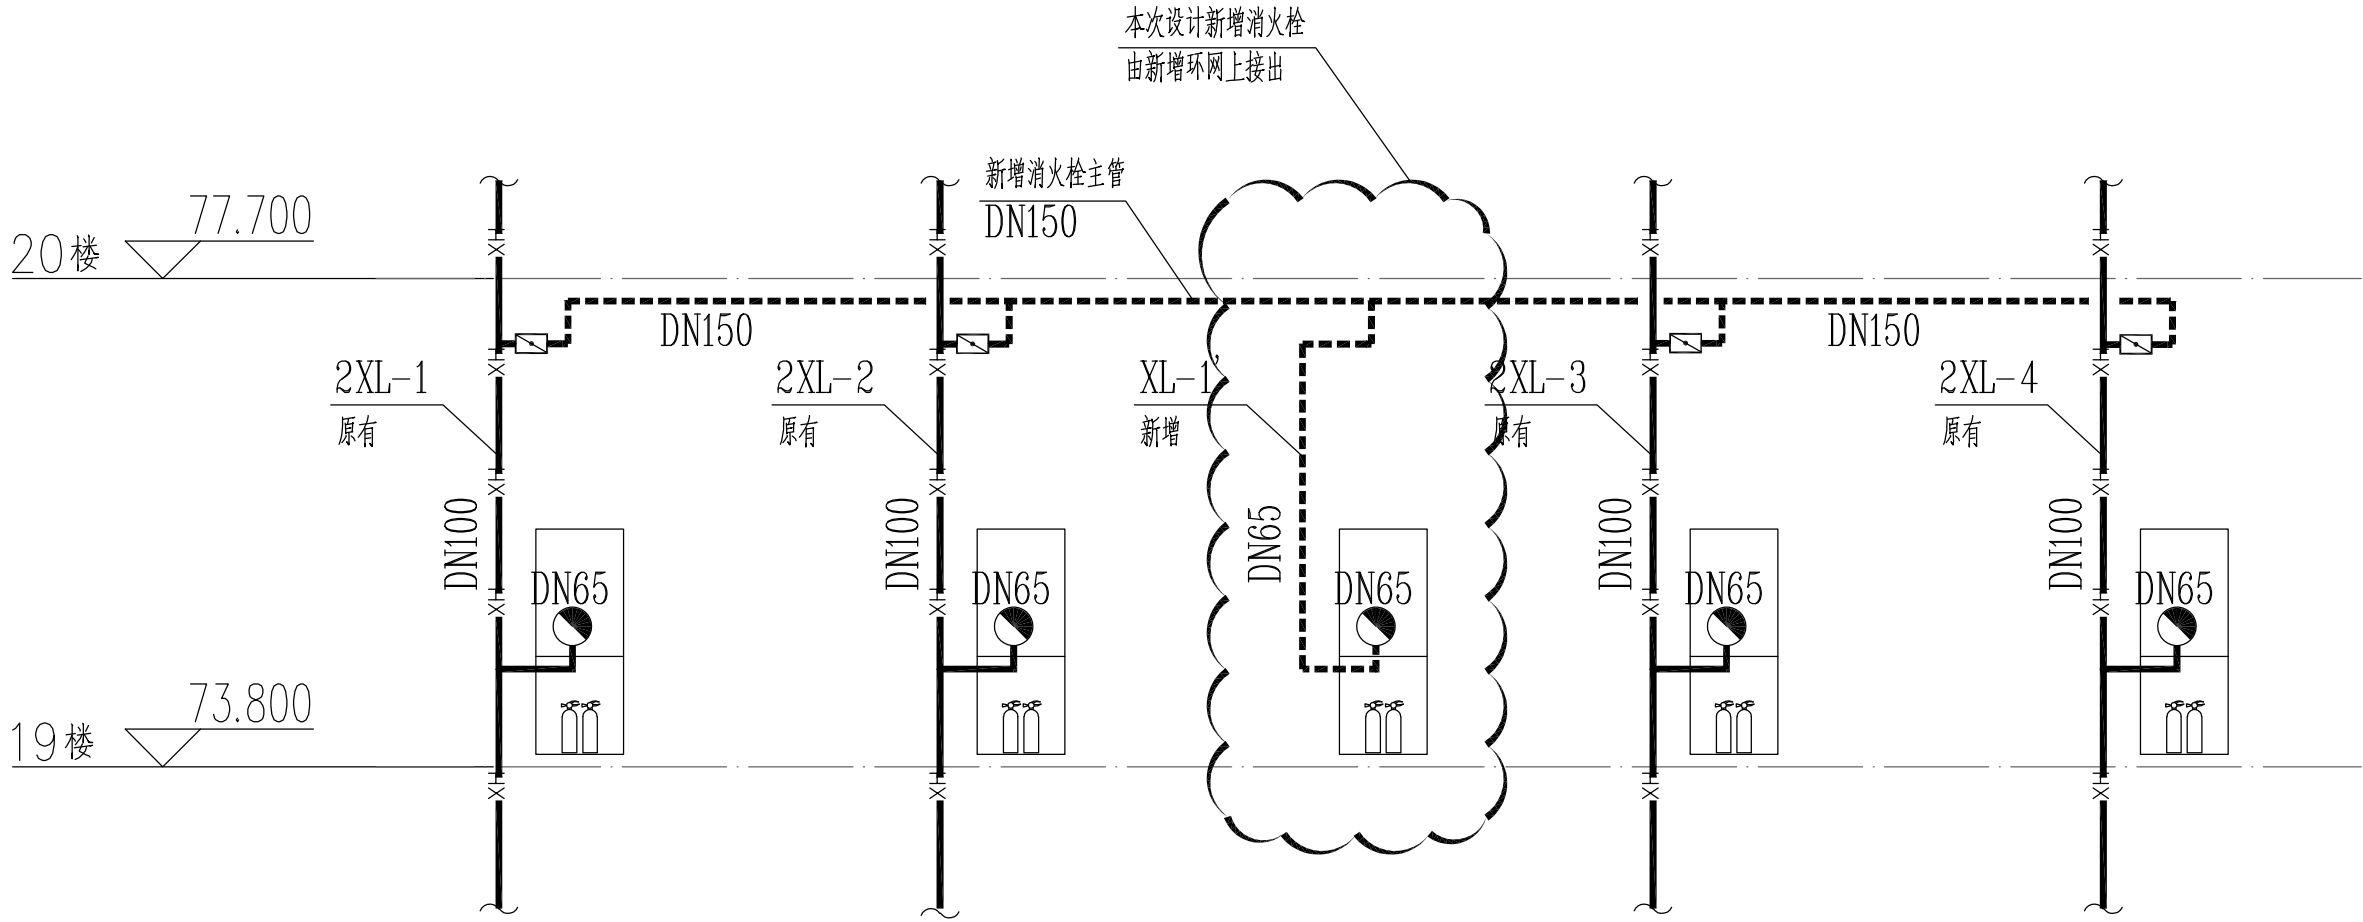


消火栓系统图

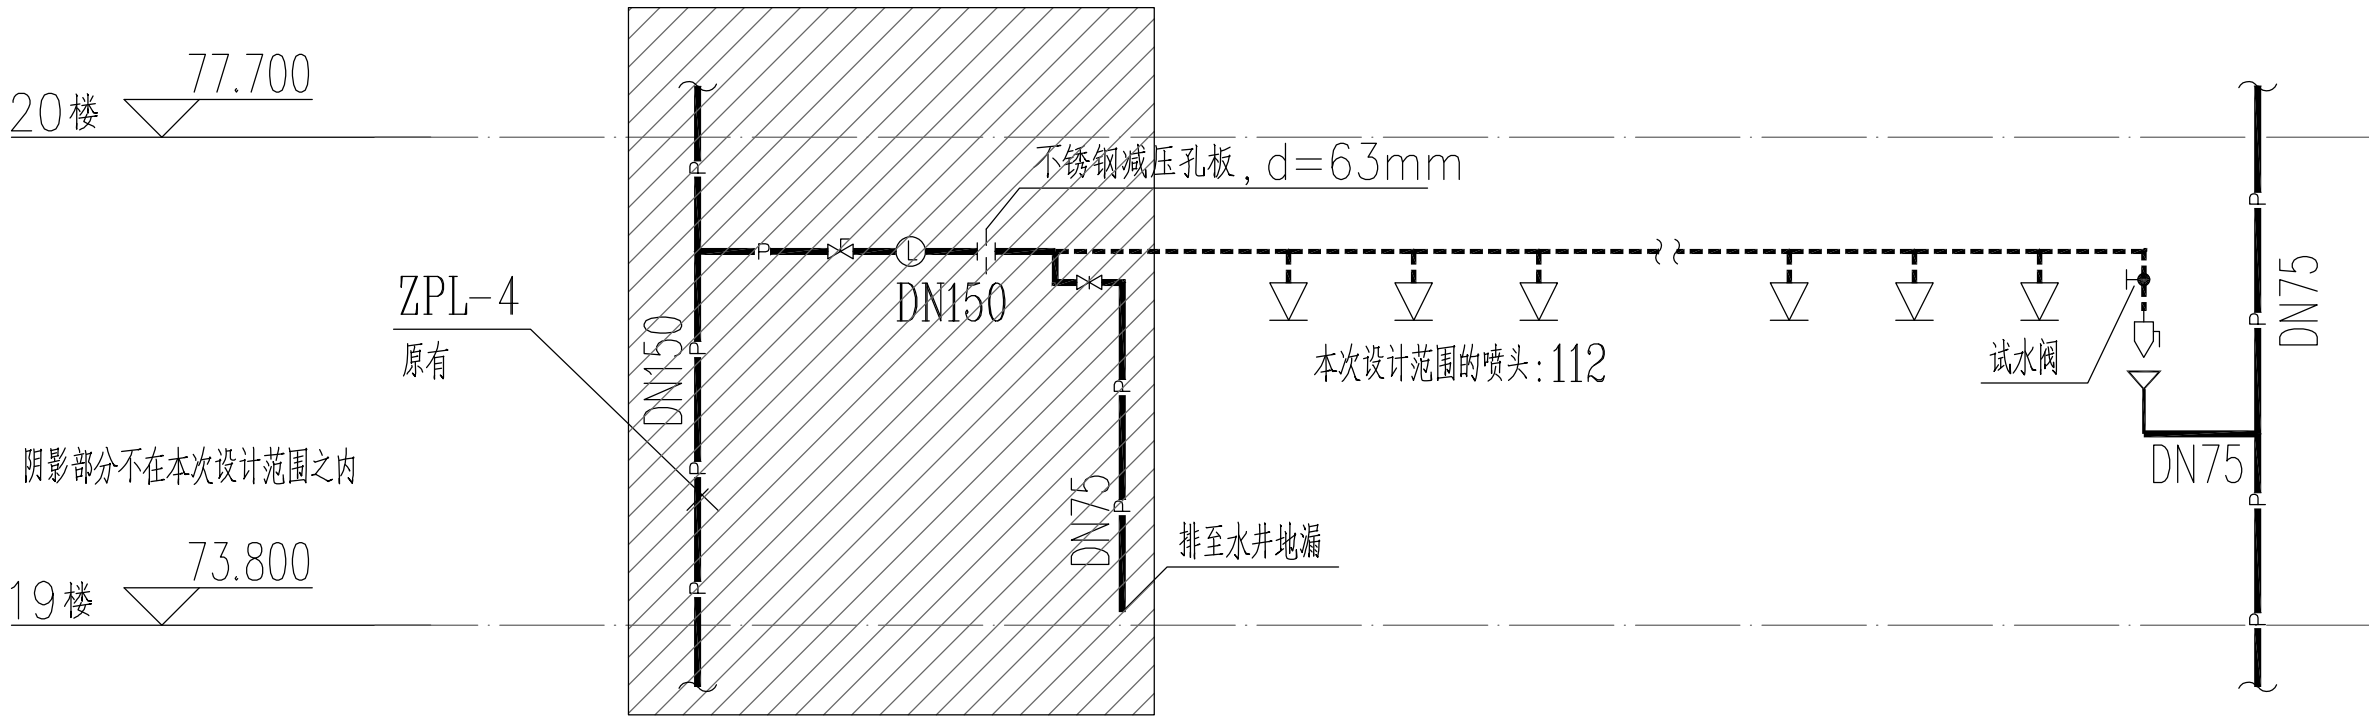

喷淋系统图

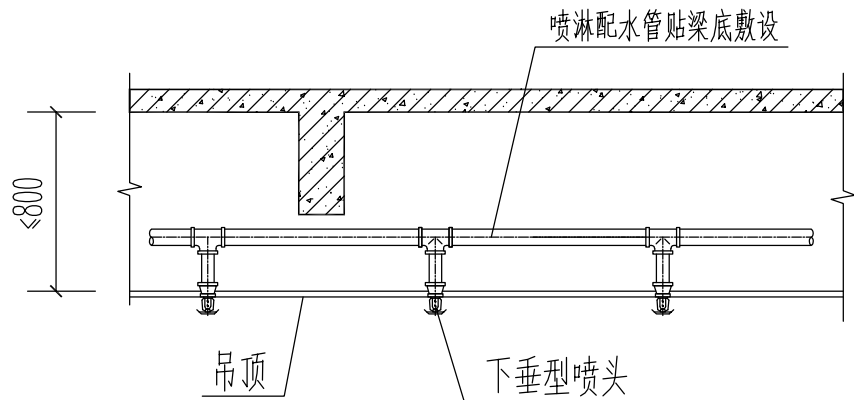

下喷头安装示意图

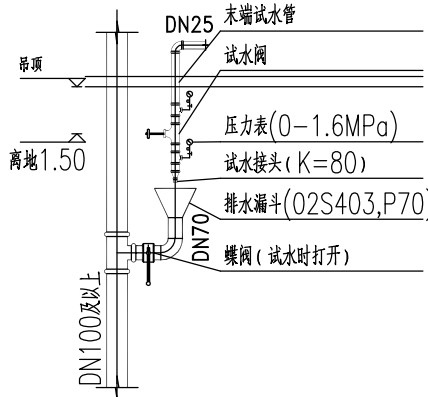

自喷系统末端试水装置示意图

说明: 1. 自动喷洒系统配水干管管中心标高为距吊顶底200mm。
2. 施工中可根据现场实际情况适当调整吊顶内管道的标高和喷头的位置。

类别

签名

企业公众号

建筑

结构

给排水

电气

暖通

备注栏

设计单位

龙邦建设股份有限公司
地址: 杭州市江干区凤起东路203号中豪五福天地商业中心2幢18楼
电话: 057188067588
建筑行业(建筑工程)甲级

证书编号: A133000987 甲级

合作设计单位

建设单位

工程名称
安徽工业经济职业技术学院学术交流中心-
安徽工业经济职业技术学院产教融合中心-
安徽省高分辨率对地观测系统科技中心、
安徽省深地钻探工程研究中心科技中心
深化设计

子项名称

类别

实名

签名

审定 魏东

审核 王震

项目负责 李云平

专业负责 叶森斌

校对 陈有继

设计 叶森斌

制图 叶森斌

图纸名称
消火栓、喷淋系统图

图号 XFSS-03 修改版次

比例 1:140 工程编号 LB-SJ2025071612

日期 2025.12 未盖技术出图章本图纸无效